
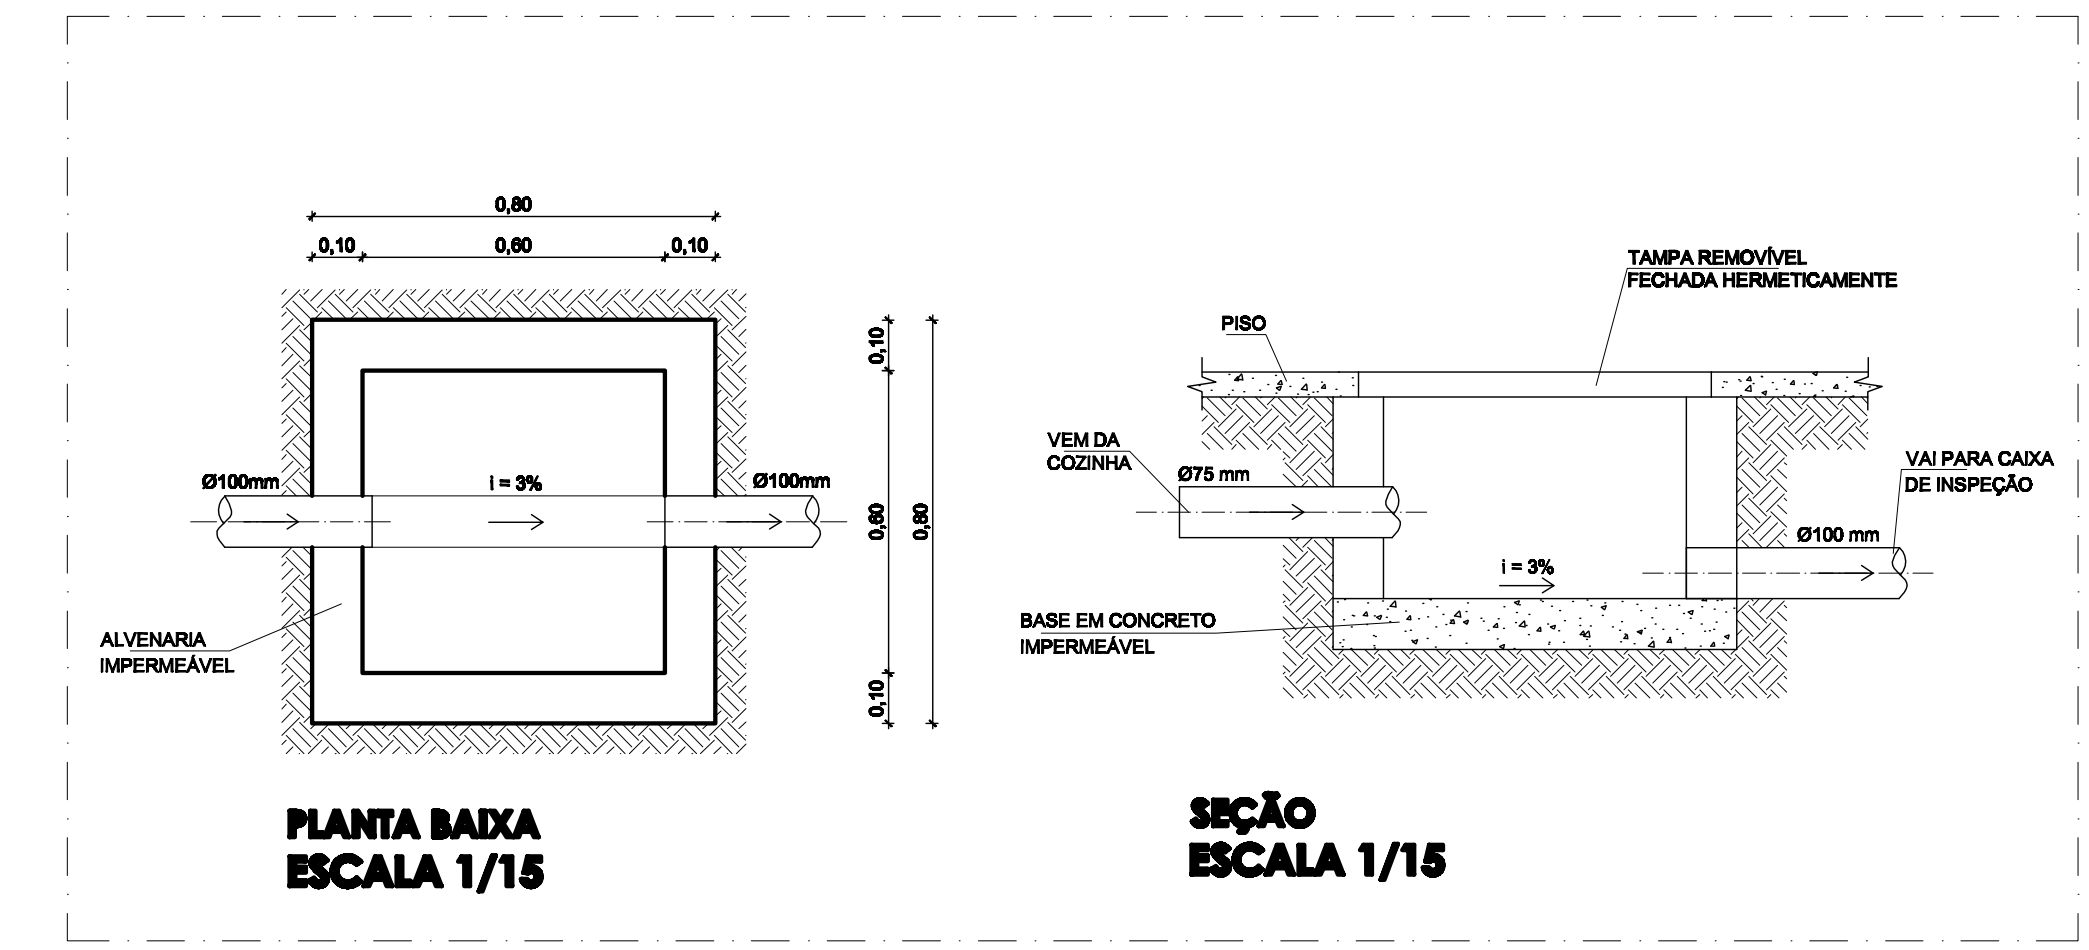


PLANTA BAIXA - TÉRREO
ESCALA 1/75

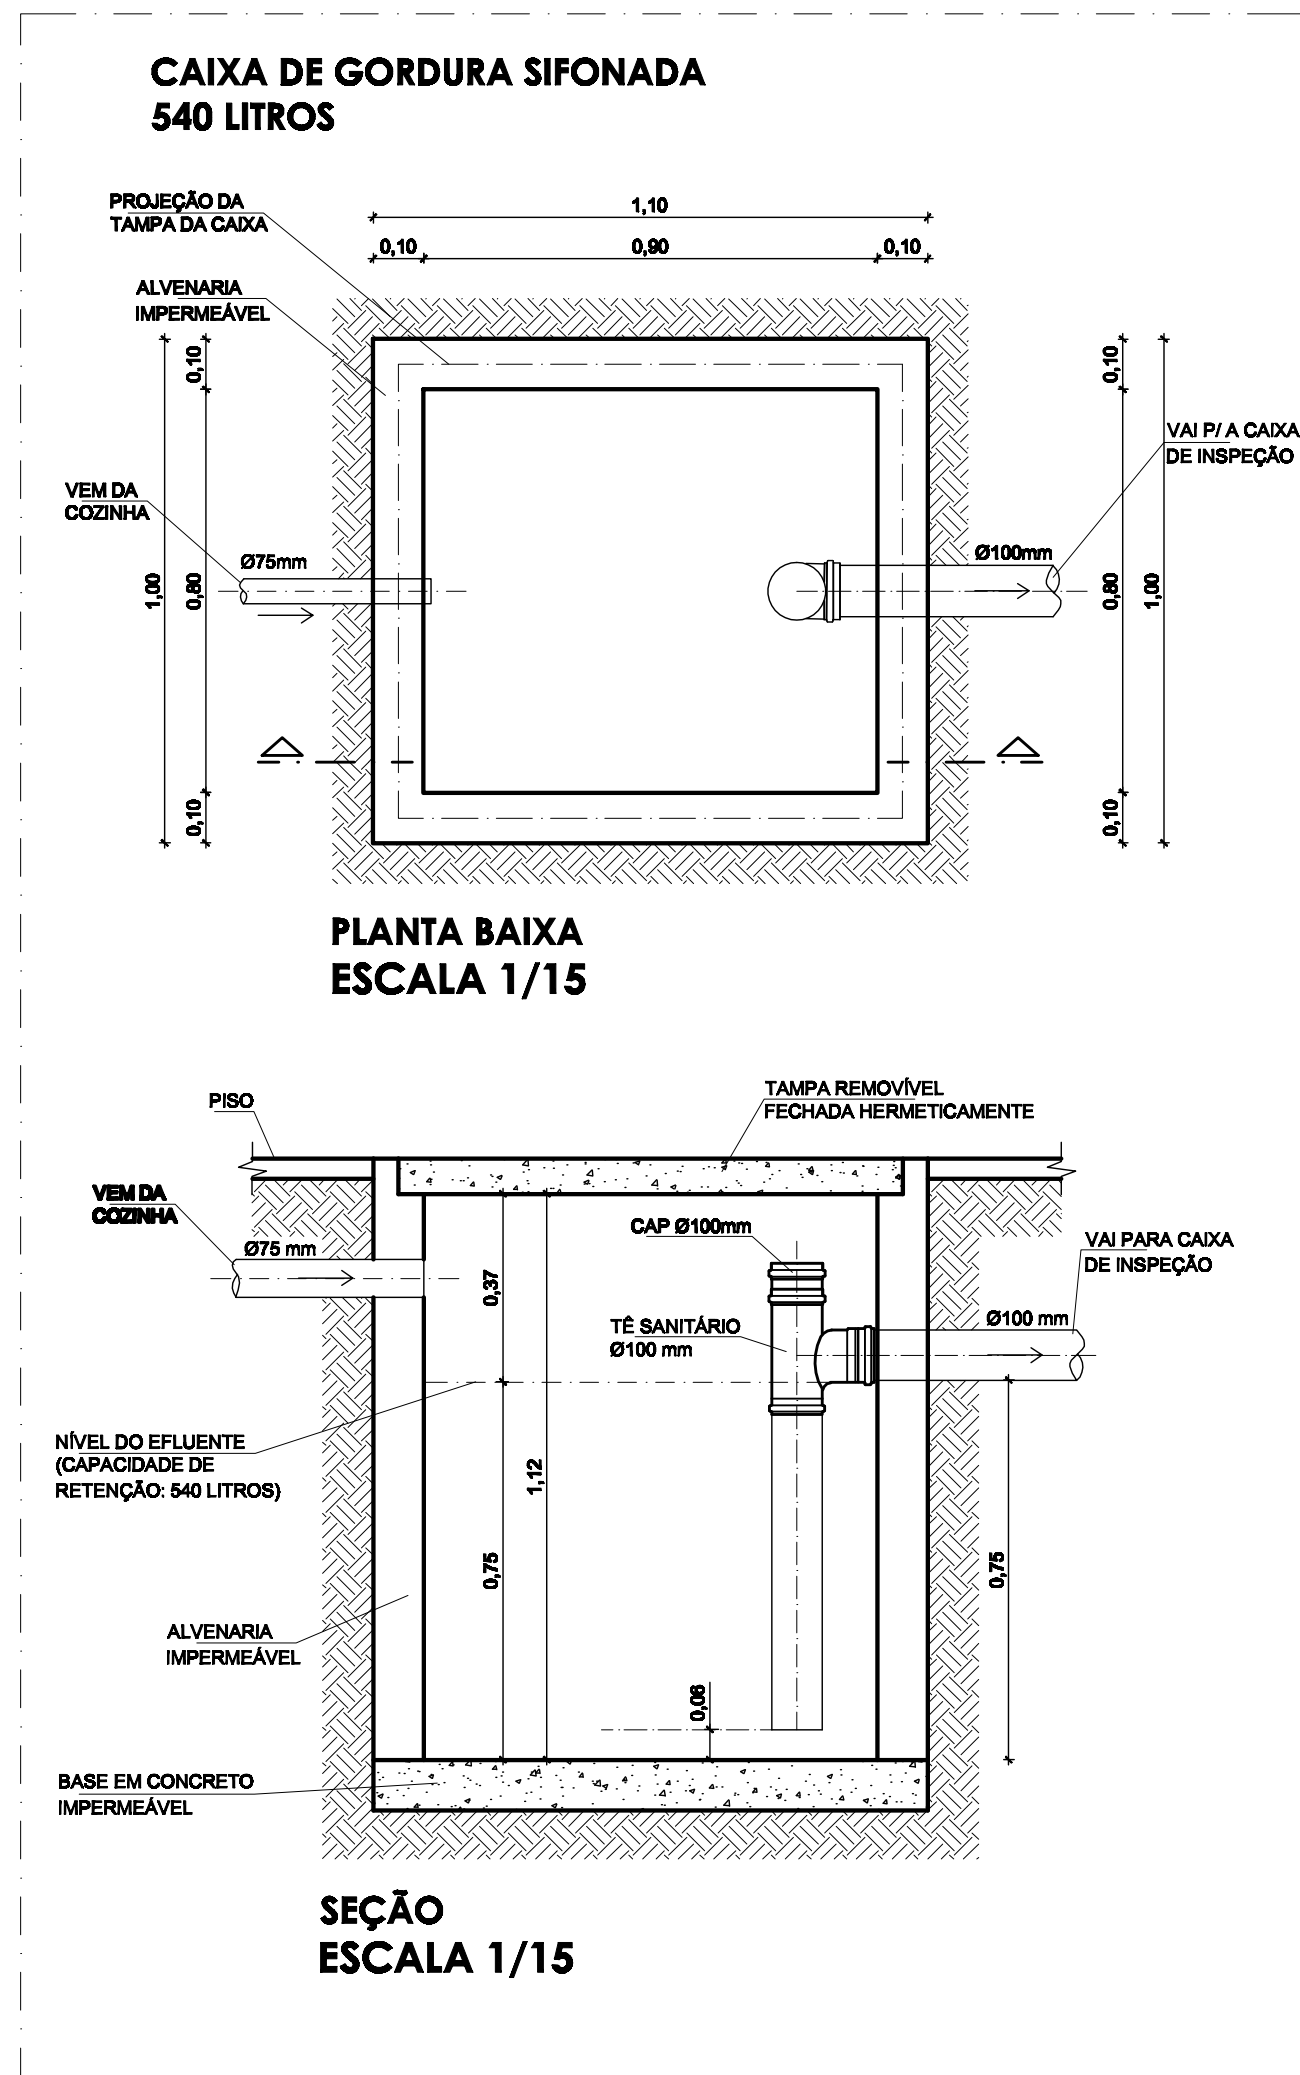

Legenda

- CG CAIXA DE GORDURA
- CI CAIXA DE INSPEÇÃO
- CP AP CAIXA DE PASSAGEM - ÁGUA PLUVIAL
- ⊙ POÇO LUMINAR
- ⌀ ÁGUAS PLUVIAIS
DIÂMETRO DA TUBULAÇÃO
- ⌀ TUBO DE VENTILAÇÃO
DIÂMETRO DA TUBULAÇÃO

| REVISÃO | | |
|---------|------------|-----------------|
| Nº | DATA | MODIFICAÇÃO |
| 01 | | |
| 02 | | |
| 03 | | |
| 04 | xx/xx/xxxx | Emissão Inicial |

| | |
|--|---|
| <p>PREFEITURA MUNICIPAL DE SANTO AMARO SEINFRA - SECRETARIA MUNICIPAL DE INFRAESTRUTURA E DESENVOLVIMENTO URBANO</p> | <p>OBRA: RESTAURANTE POPULAR</p> |
| | <p>ENDEREÇO: AVENIDA PRESIDENTE VARGAS, S/N, CENTRO, SANTO AMARO/BA</p> |
| <p>ASSUNTO: ESGOTAMENTO SANITÁRIO E DRENAGEM (ESQUEMA DE LIGAÇÃO)</p> | |
| <p>RESP. TÉCNICO: MARCUS VINÍCIUS DIAS (ARQUITETO CAU/BA 334034-0)</p> | <p>CORRESP. TÉCNICO: ALESSANDRA GOMES</p> |
| <p>FOLHA 10</p> | <p>ESCALA INDICADA</p> |